

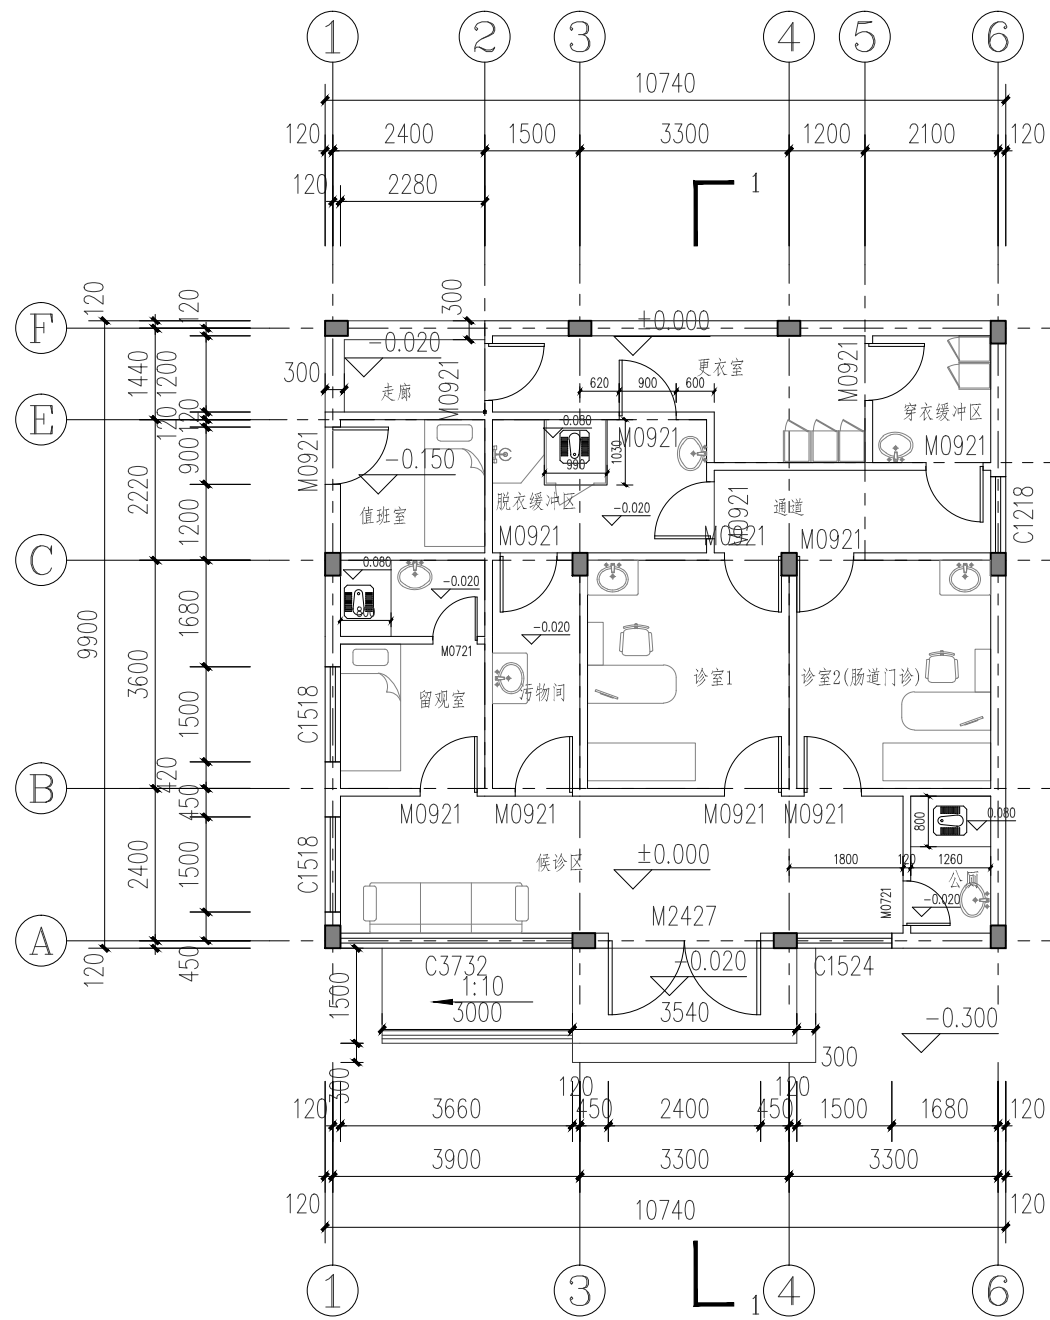


暖通	给排水	电气
建筑	结构	电气
会签栏		

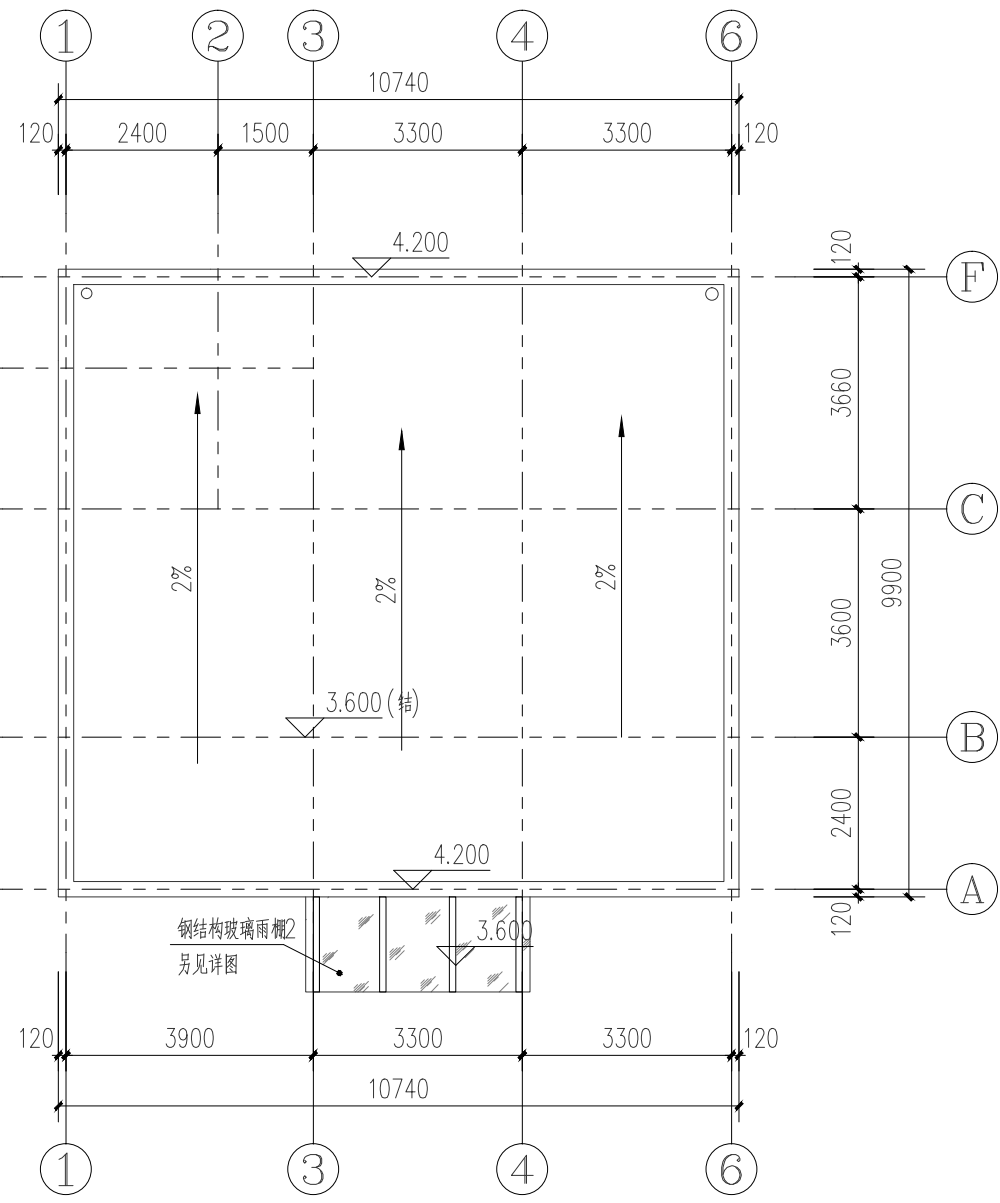

发热门诊底层平面图 1:100

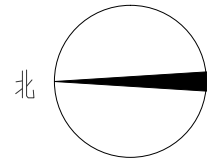

发热门诊屋顶平面图 1:100

备注 Comments	
导图 GENERAL DRAWINGS	
合作单位 PARTICIPATORS: 审核 Verified by: 校对 Checked by: 设计 Designer: 制图 Drawn By:	
设计单位 DESIGN INSTITUTE	
 广州博厦建筑设计研究院有限公司 GUANGZHOU BOSHA INSTITUTE OF ARCHITECTURAL DESIGN CO., LTD.	
证书	建筑工程设计甲级证书编号: A144055561 城乡规划编制甲级资质证书编号: [建]城规编(161384) 排水、道路、园林、人防工程设计乙级 证书编号:A244007828
单位出图专用章 Stamp of Design Firm	
注册执业专用章 Stamp of Registration	
建设单位 Client	东阳市马宅镇卫生院
工程名称 Project Name	东阳市马宅镇卫生院发热门诊和电梯新建工程
图纸名称 Drawing Title	发热门诊平面图
业务号 Project No.	
审定 Approved by	赵乔乔
审核 Verified by	陈瑞岳
项目负责人 Project manager	陈瑞岳
专业负责人 Profession manager	陈瑞岳
校对 Checked by	王廷文
设计 Designer	张婕
制图 Drawn By	张婕
专业 Discipline	建筑 设计阶段 Stage 施工图
版本编号 Version No.	图号 Drawing No. 2
比例 Scale	日期 Date 2020.4
图纸审查机构编号 Construction Drawing Review Organization No.	