


| | | |
|-----|-----|----|
| 暖通 | 给排水 | 电气 |
| 建筑 | 结构 | 电气 |
| 会签栏 | | |

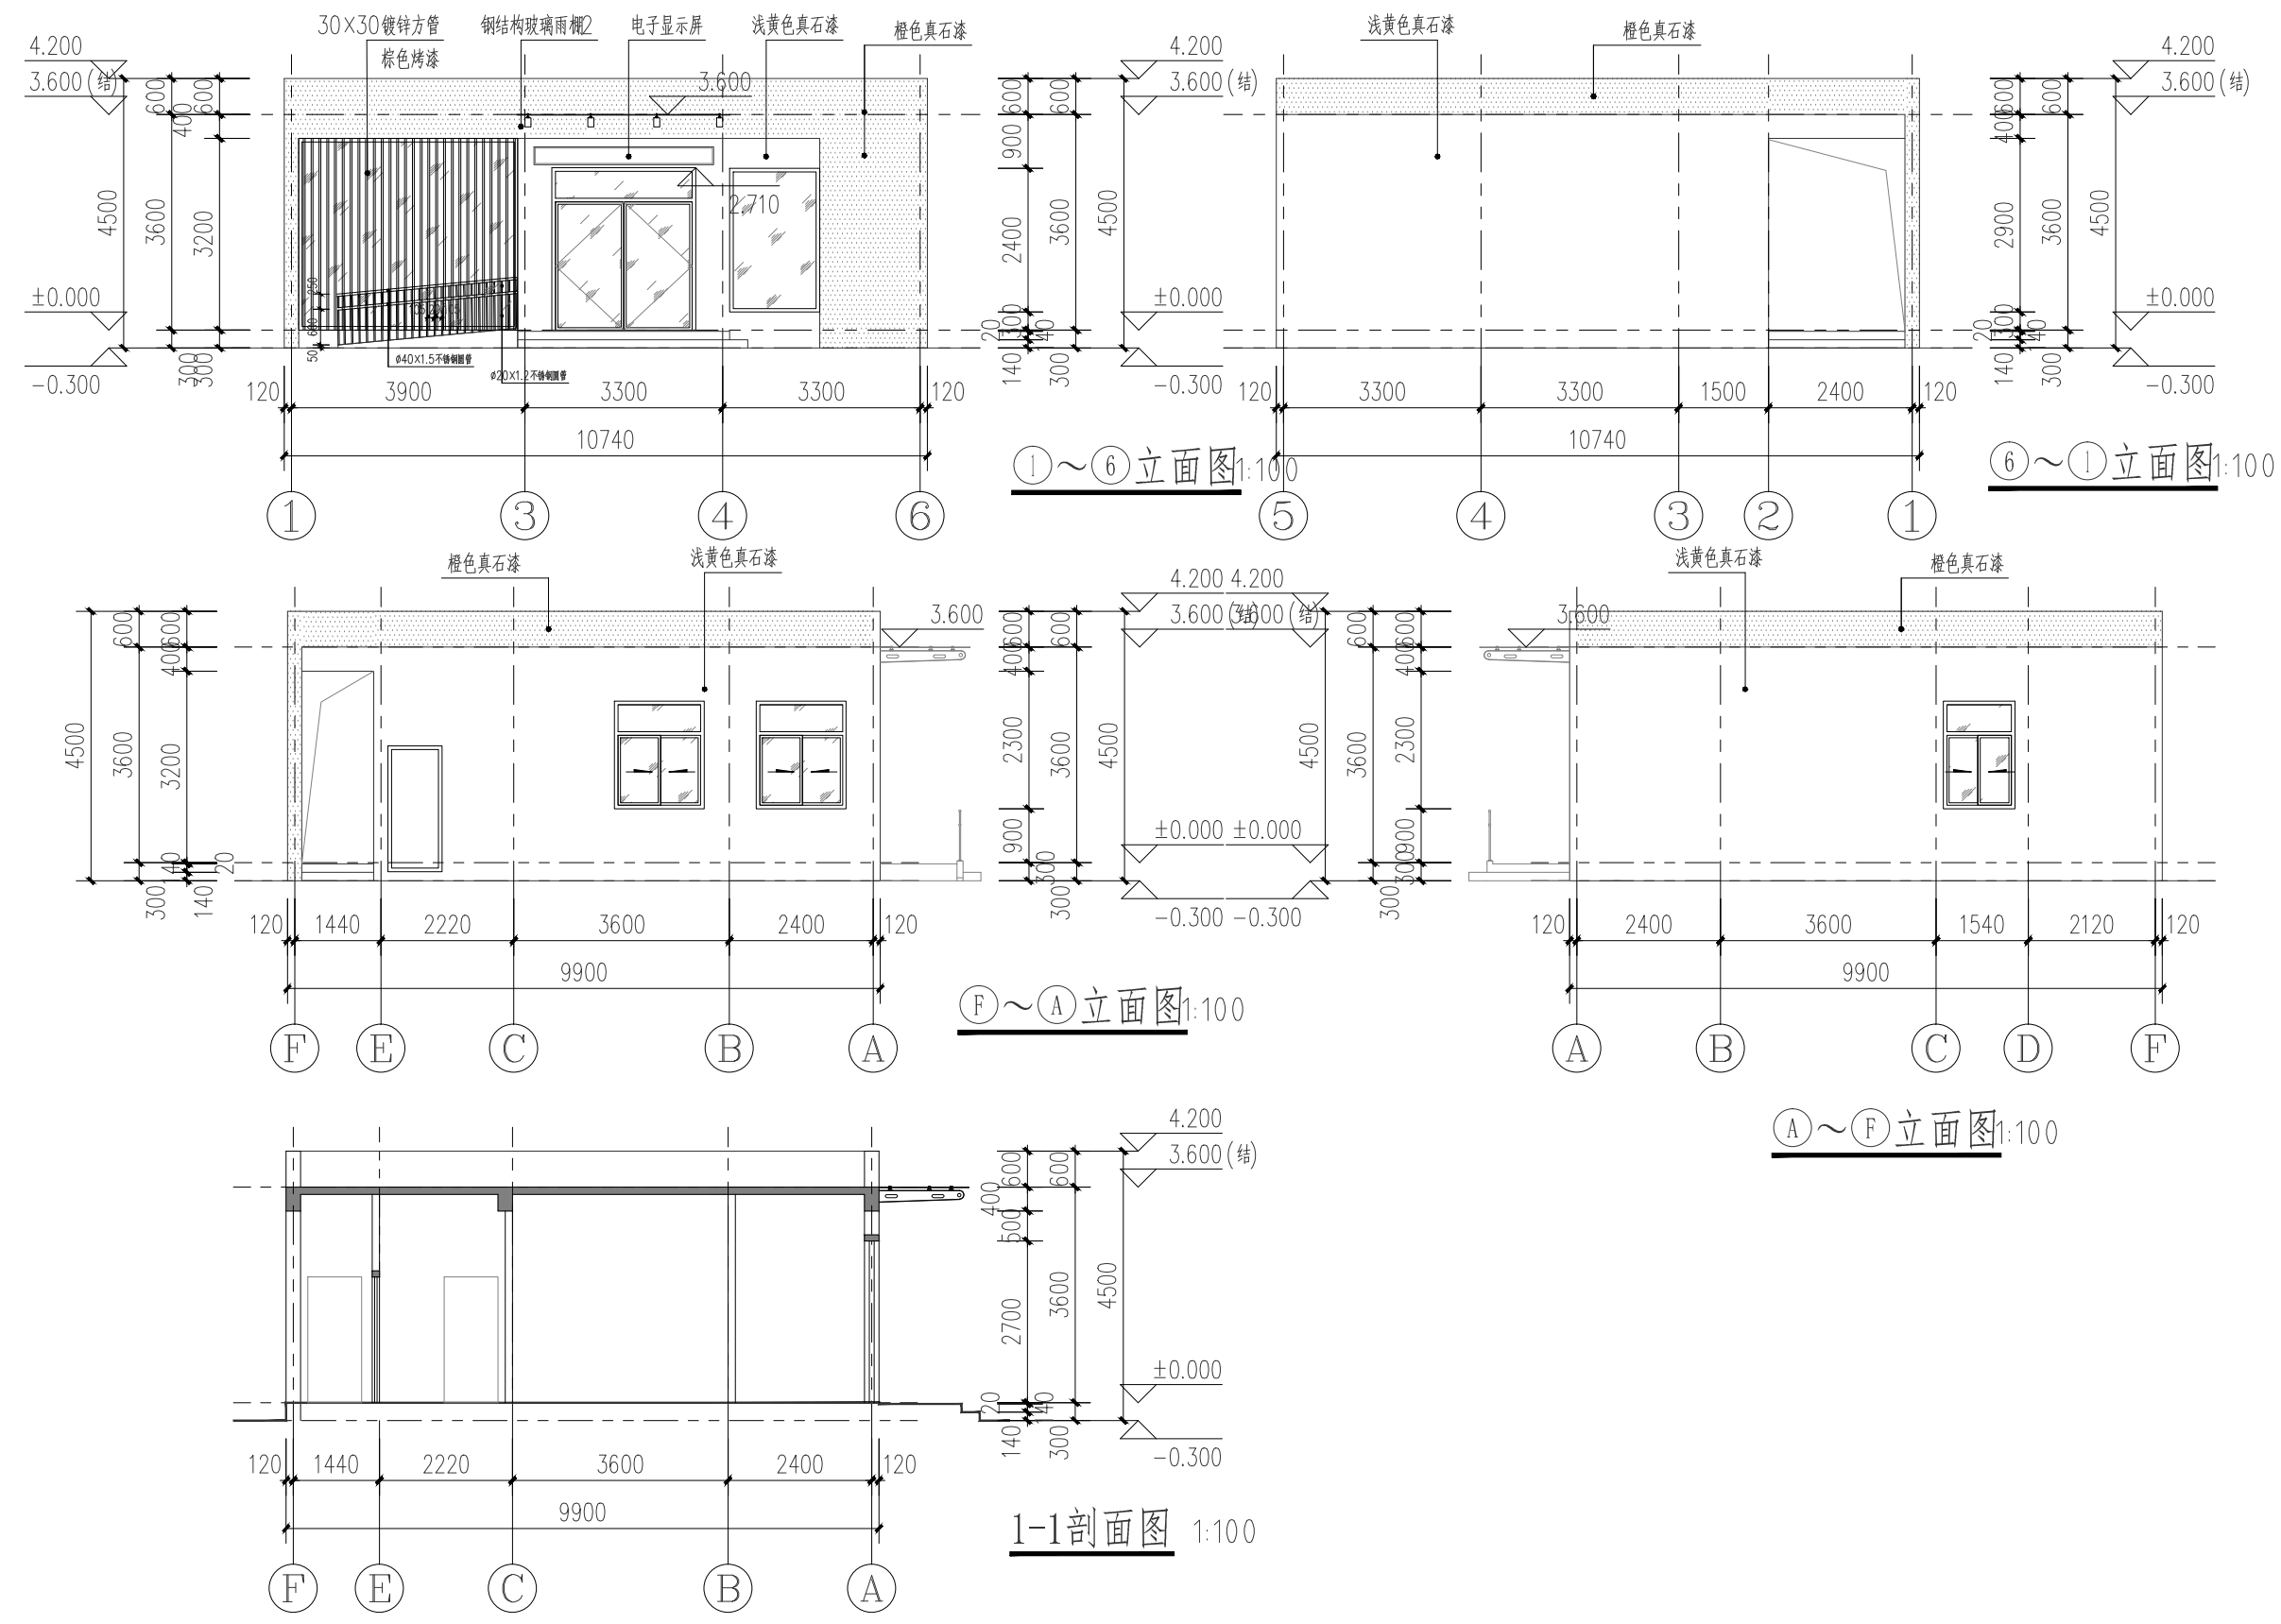

| | |
|---|---|
| 备注 Comments | |
| 导图 GENERAL DRAWINGS | |
| 合作单位 PARTICIPATORS: | |
| 审核 Verified by | 校对 Checked by |
| 设计 Designer | 制图 Drawn By |
| 设计单位 DESIGN INSTITUTE | |
| | |
| 广州博厦建筑设计研究院有限公司 GUANGZHOU BOSHA INSTITUTE OF ARCHITECTURAL DESIGN CO., LTD. | |
| 证书 | 建筑工程设计甲级证书编号: A144055561 城乡规划编制甲级资质证书编号: [建]城规编(161384) 排水、道路、园林、人防工程设计乙级证书编号: A244007828 |
| 单位出图专用章 Stamp of Design Firm | |
| 注册执业专用章 Stamp of Registration | |
| 建设单位 Client | 东阳市马宅镇卫生院 |
| 工程名称 Project Name | 东阳市马宅镇卫生院发热门诊和电梯新建工程 |
| 图纸名称 Drawing Title | 发热门诊立面、剖面图 |
| 业务号 Project No. | |
| 审定 Approved by | 赵乔乔 |
| 审核 Verified by | 陈瑞岳 |
| 项目负责人 Project manager | 陈瑞岳 |
| 专业负责人 Profession manager | 陈瑞岳 |
| 校对 Checked by | 王英文 |
| 设计 Designer | 张婕 |
| 制图 Drawn By | 张婕 |
| 专业 Discipline | 建筑 |
| 设计阶段 Stage | 施工图 |
| 版本编号 Version No. | 图号 Drawing No. 3 |
| 比例 Scale | 日期 Date 2020.4 |
| 图纸审查机构编号 Construction Drawing Review Organization No. | |